


Skala 1:500
 Obręb DĄBRÓWKA
 Gmina LELIS
 Powiat OSTROLECKI
 woj. MAZOWIECKIE

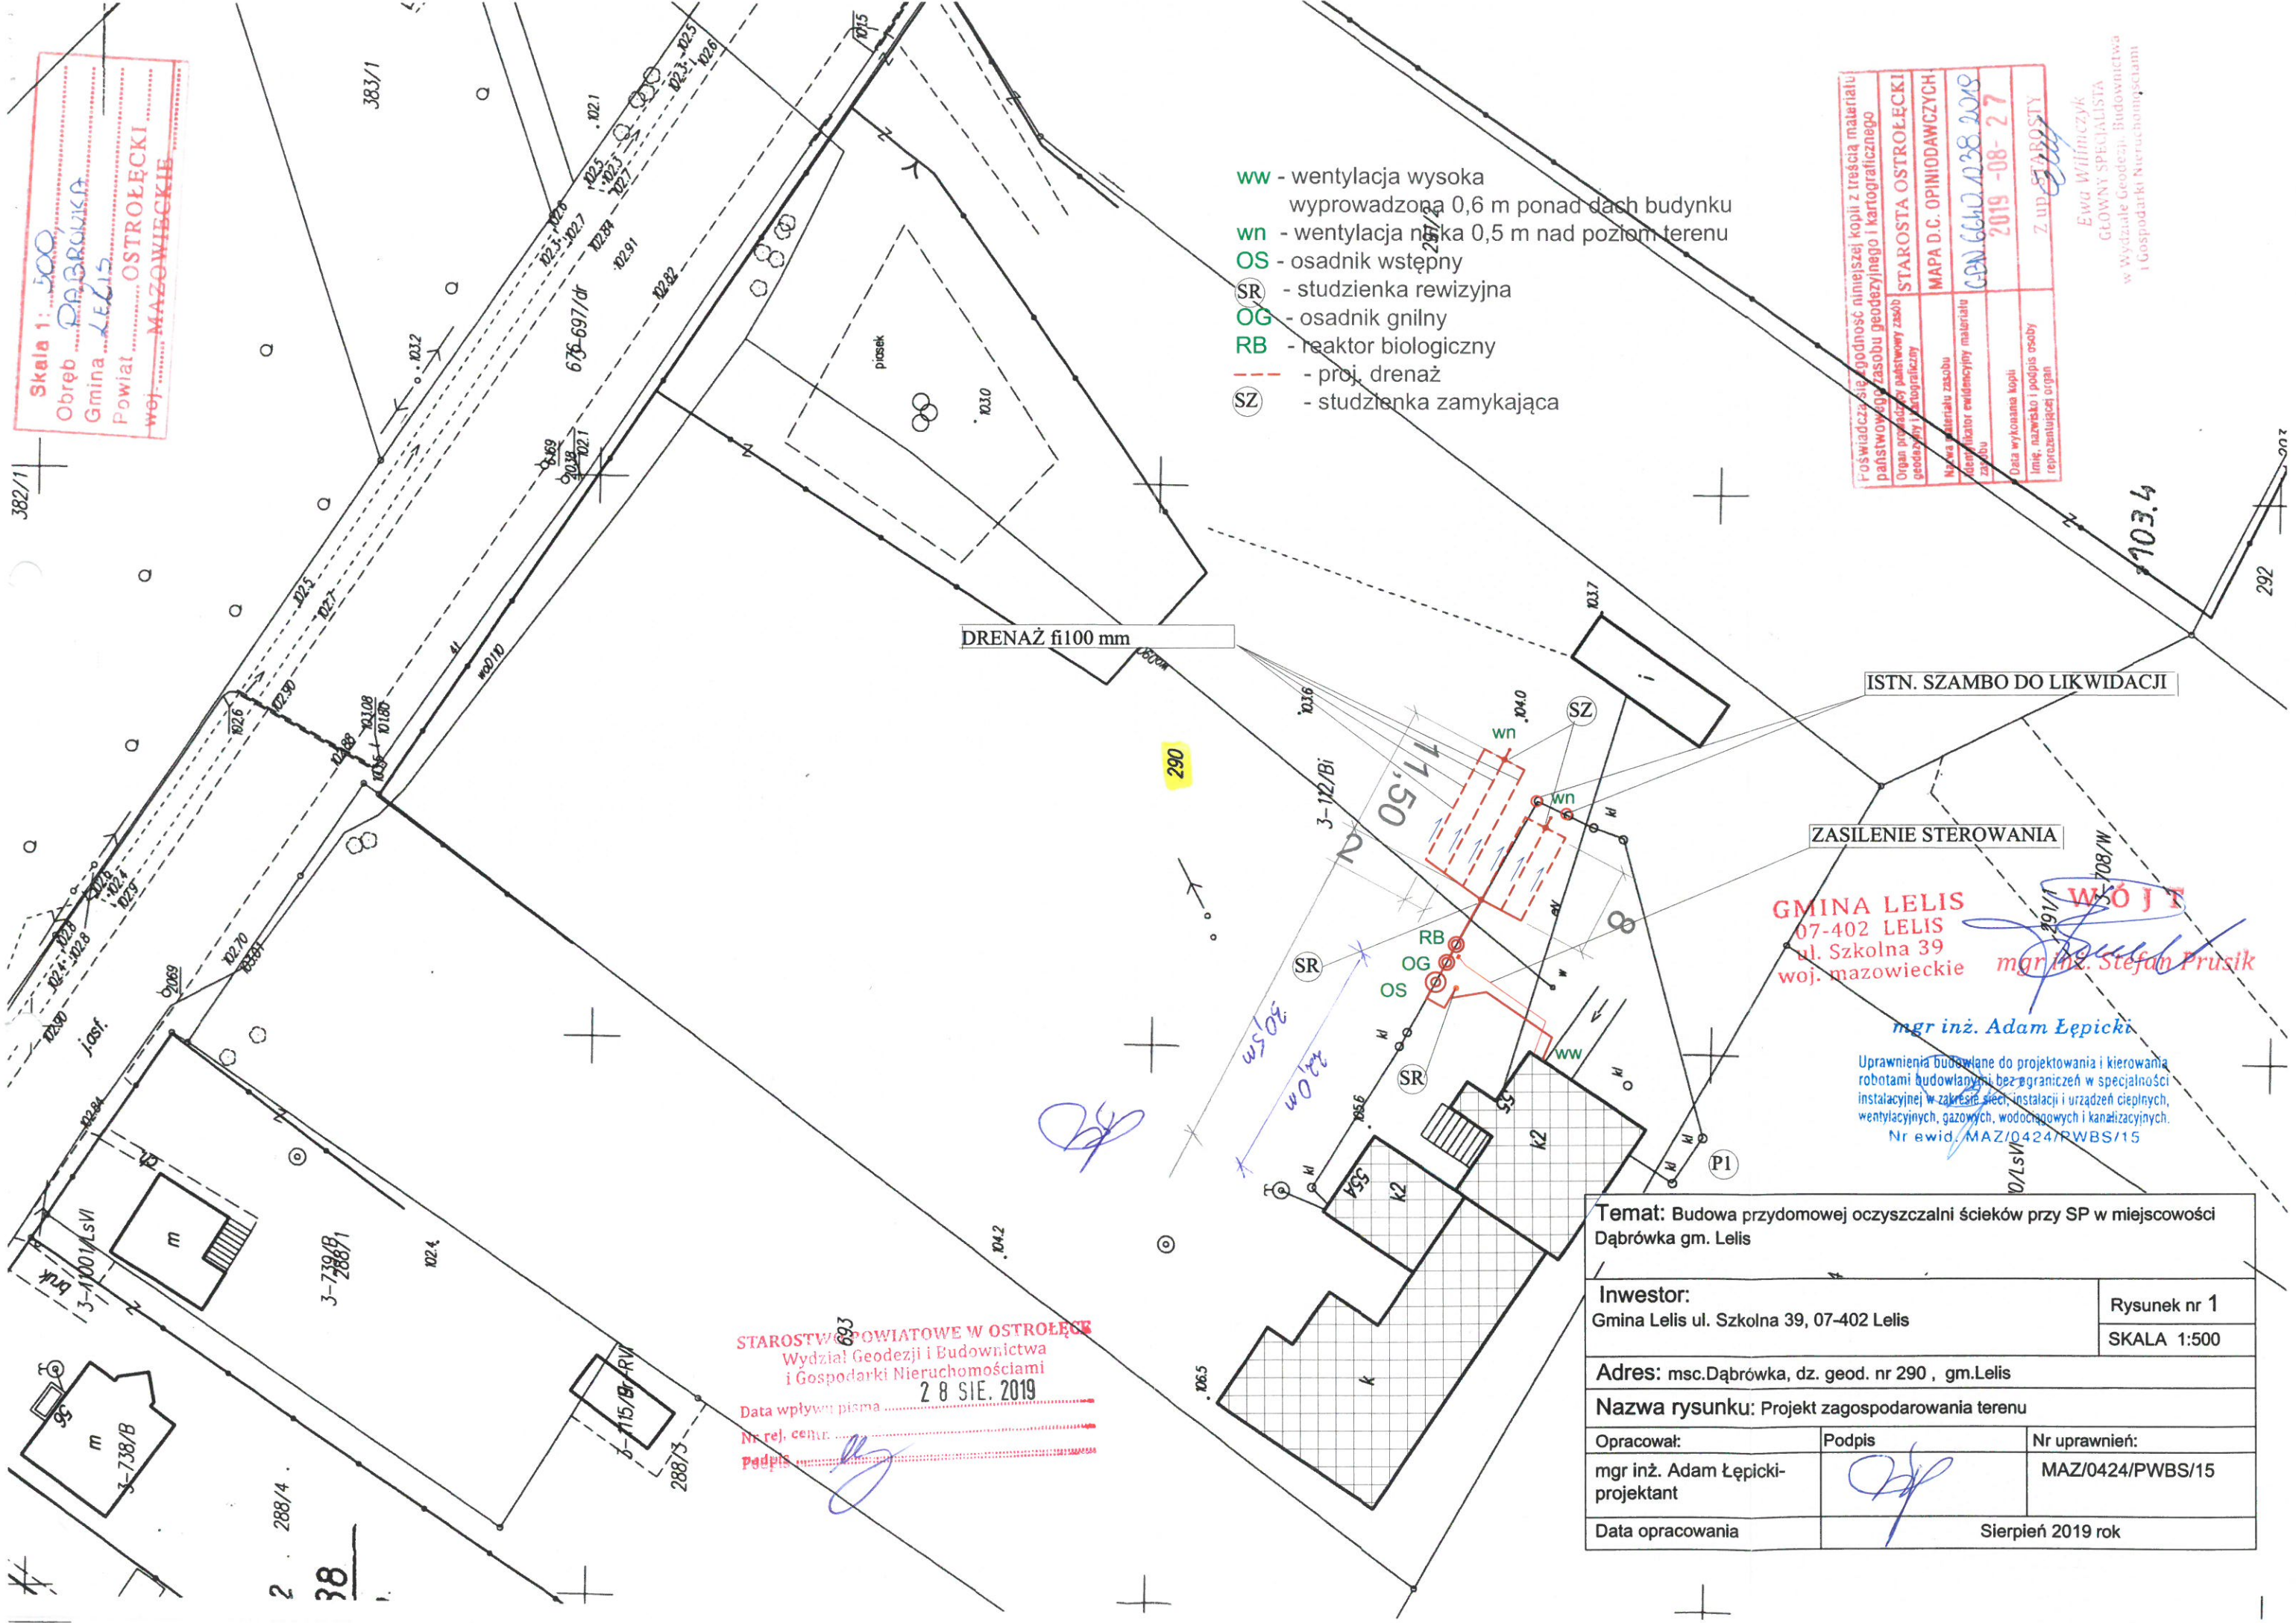

- ww - wentylacja wysoka
wyprowadzona 0,6 m ponad dach budynku
- wn - wentylacja niska 0,5 m nad poziom terenu
- OS - osadnik wstępny
- SR - studzienka rewizyjna
- OG - osadnik gnilny
- RB - reaktor biologiczny
- - - - - proj. drenaż
- SZ - studzienka zamykająca

POŚWIADCZYŁĘ zgodność niniejszej kopii z treścią materiału państwowego zasobu geodezyjnego i kartograficznego
 Organ prowadzący państwowy zasób geodezyjny i kartograficzny
 STAROSTA OSTROLECKI
 MAPA D.C. OPINIODAWCZYCH
 CEN 6640.1238.2019
 2019-08-27
 Z up. STAROSTY

Ewa Wilńczyk
 GŁÓWNY SPECJALISTA
 w Wydziale Geodezji, Budownictwa
 i Gospodarki Nieruchomościami

DRENAŻ fi100 mm

ISTN. SZAMBO DO LIKWIDACJI

ZASILENIE STEROWANIA

GMINA LELIS
 07-402 LELIS
 ul. Szkolna 39
 woj. mazowieckie

mgr inż. Stefan Prusik

mgr inż. Adam Łepicki

Uprawnienia budowlane do projektowania i kierowania robotami budowlanymi bez ograniczeń w specjalności instalacyjnej w zakresie sieci, instalacji i urządzeń cieplnych, wentylacyjnych, gazowych, wodociagowych i kanalizacyjnych.
 Nr ewid. MAZ/0424/PWBS/15

STAROSTWO POWIATOWE W OSTROLEŃCE
 Wydział Geodezji i Budownictwa
 i Gospodarki Nieruchomościami

Data wpływu pisma 28 SIE. 2019
 Nr rej. centr.
 Podpis: [Signature]

Temat: Budowa przydomowej oczyszczalni ścieków przy SP w miejscowości Dąbrówka gm. Lelis

Investor: Gmina Lelis ul. Szkolna 39, 07-402 Lelis
 Rysunek nr 1
 SKALA 1:500

Adres: msc. Dąbrówka, dz. geod. nr 290, gm. Lelis

Nazwa rysunku: Projekt zagospodarowania terenu

Opracował: mgr inż. Adam Łepicki - projektant
 Podpis: [Signature]
 Nr uprawnień: MAZ/0424/PWBS/15

Data opracowania: Sierpień 2019 rok